


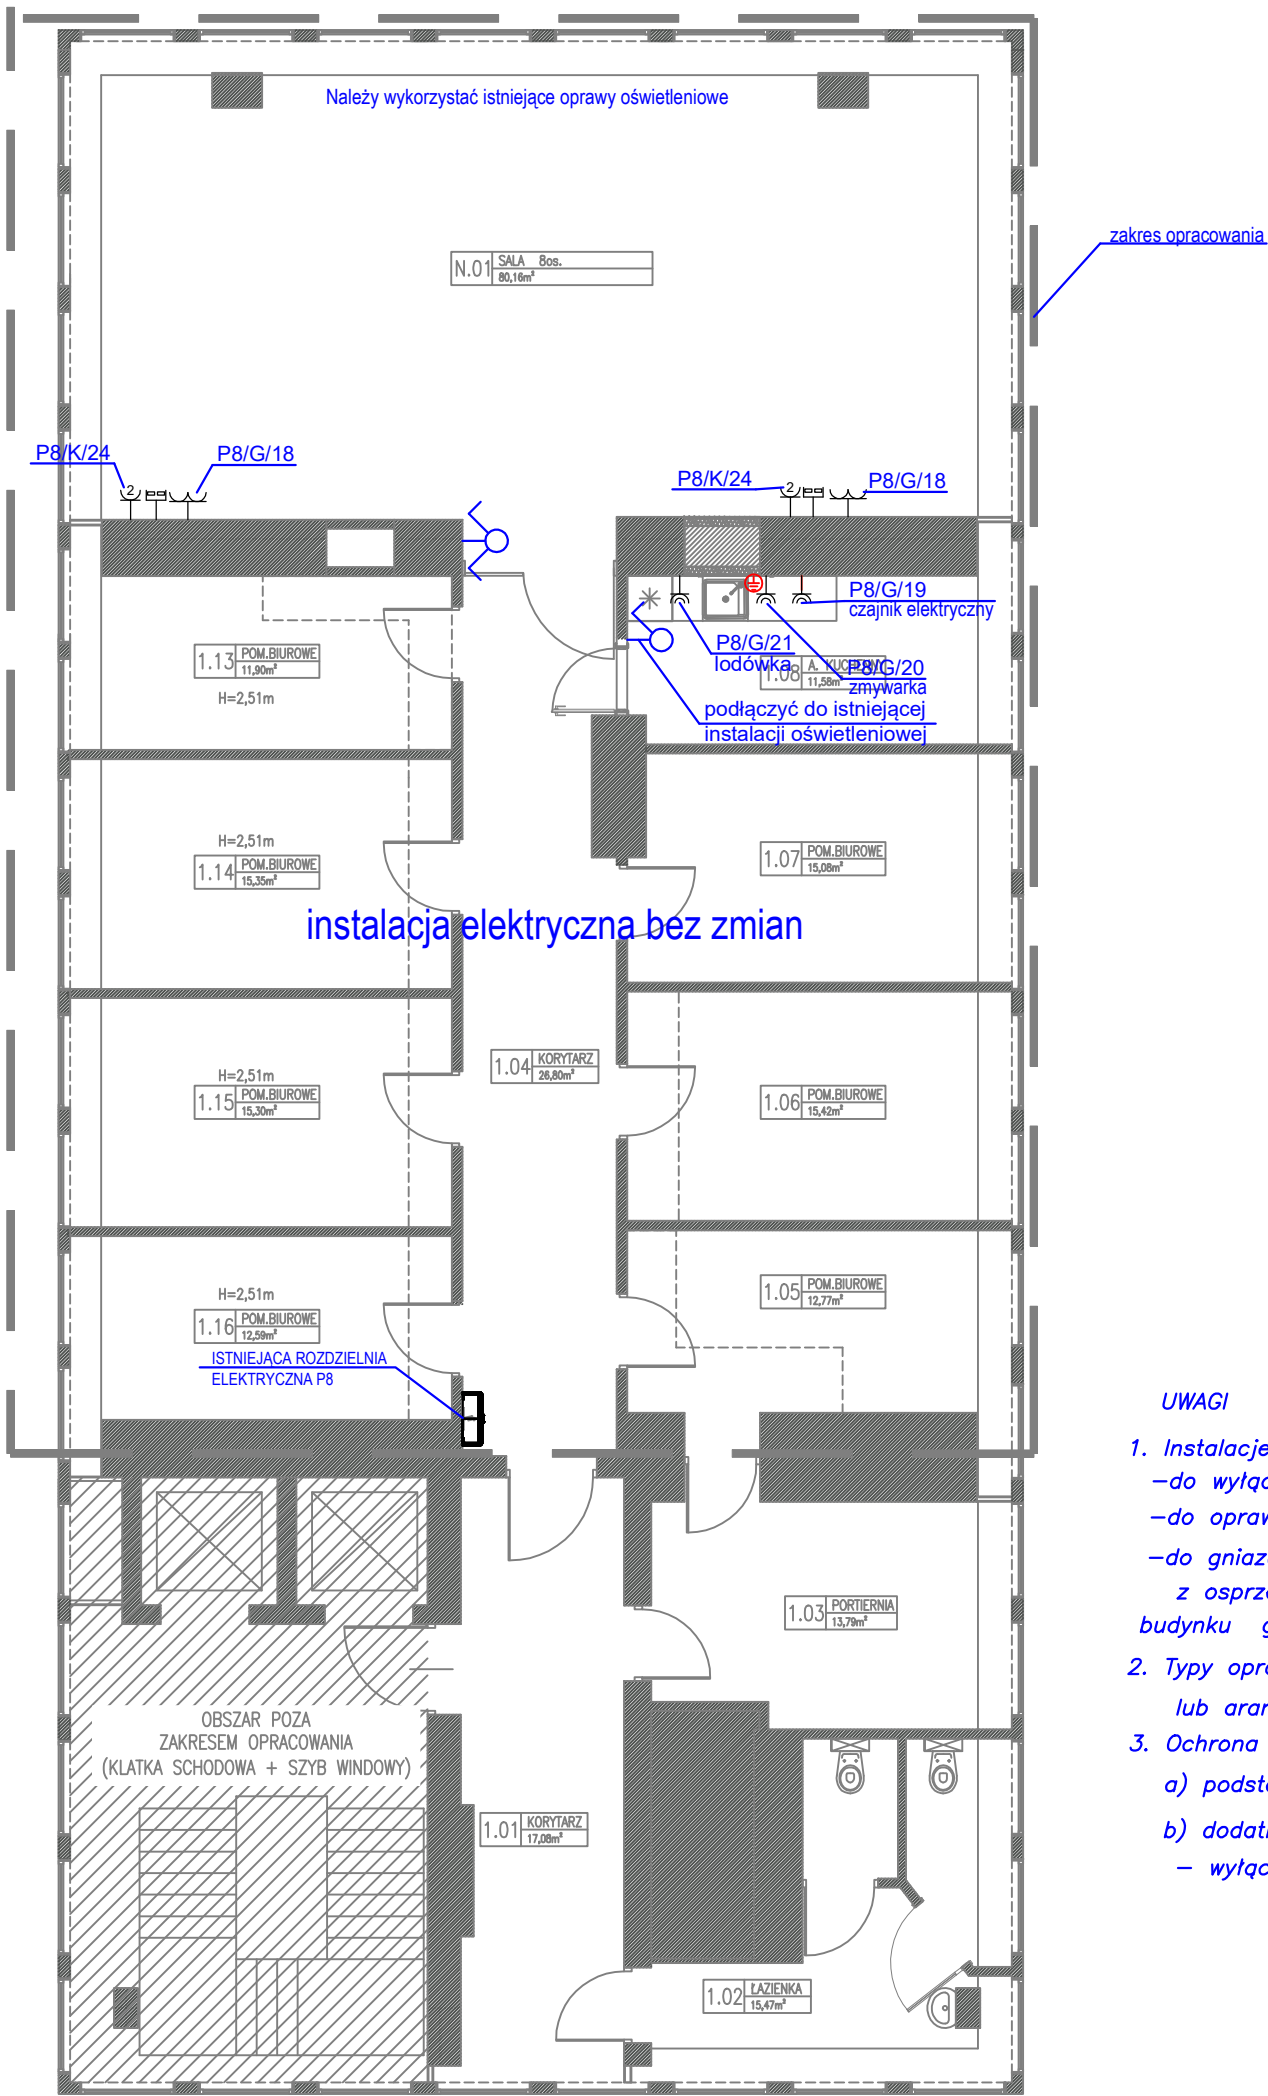

UWAGI

- Instalacje elektryczne wykonać przewodem na napięcie 750V.
 - do wyłączników YDY 3x1,5mm²
 - do opraw oświetleniowych – YDYżo 3 lub 4 x1,5mm² (L,N,PE)
 - do gniazd wtykowych 230V – YDYżo 3x2,5mm² (L,N,PE) z osprzętem natynkowo wtykowym oprócz łazienek oraz na zewnątrz budynku gdzie należy zastosować osprzęt hermetyczny
- Typy opraw oświetleniowych pozostawia się do doboru przez inwestora lub aranżującego pomieszczenia
- Ochrona od porażień:
 - a) podstawowa–bezpośrednia–izolacja robocza
 - b) dodatkowa–pośrednia:–samoczynne wyłączenie zasilania, – wyłączniki różnicowo–prądowe

Symbol	Opis
	Łącznik oświetlenia jednobiegunowy
	Łącznik oświetlenia dwubiegunowy
	Gniazdo podwójne 1f/16A 230V
	Gniazdo hermetyczne 1f/16A 230V
	Gniazdo komputerowe podwójne RJ45
	Gniazdo komputerowe kodowane DATA podwójne
P8 tablica bezpiecznikowa	
	Miejscowe połączenia wyrównawcze we wszystkich pomieszczeniach. makrych wykonać przewodem LgY 750V ż/z 4mm²

VIII PIĘTRO		
ZESTAWIENIE POMIESZCZEŃ PROJEKTOWANYCH		
NR POMIESZCZENIA	NAZWA POMIESZCZENIA	POWIERZCHNIA
N.01	SALA 8os.	80.160000
1.01	KORYTARZ	----
1.02	ŁAZIENKA	----
1.03	PORTIERNIA	----
1.04	KORYTARZ	23.130000
1.05	POM. BIUROWE	----
1.06	POM. BIUROWE	----
1.07	POM. BIUROWE	----
1.08	A. KUCHENNY	----
1.13	POM. BIUROWE	----
1.14	POM. BIUROWE	----
1.15	POM. BIUROWE	----
1.15	POM. BIUROWE	----
		259.620000

Inwestor: Fundusz Składowy Ubezpieczeń Społecznych Rolników ul. S. Monikuszki 1a 00-014 Warszawa		Jednostka projektowa: NOVI ARCHITEKCI Bartosz Minge os. Rzeczypospolitej 3/37 61-397 Poznań	
Nazwa inwestycji: Remont VIII i IX piętra oraz usunięcie skutków zalania pomieszczeń piwnicznych i usunięcie ubytków na schodach zewnętrznych w budynku Funduszu Składowego Ubezpieczenia Społecznego Rolników w Poznaniu przy ul. Św. Marcin 46/50			
Adres inwestycji: Kasa Rolniczego Ubezpieczenia Społecznego, ul. Święty Marcin 46/50, 60-959 Poznań			
Etap: Remont		Branża: Instalacje elektryczne	
Obiekt: Budynek biurowy		Data: 17.12.2019 09:36:08	
	Inię i nazwisko nr specjalności zakres uprawnień	Podpis	
Projektant:	inż Eugeniusz Macowicz 282/78/PW w specjalności instalacyjno-inżynieryjnej w zakresie instalacji elektrycznych do projektowania bez ograniczeń		
Asystent:			
Tytuł rysunku: RZUT PIĘTRA VIII - instalacje elektryczne			
Nr dokumentu: E-01	Skala: 1 : 100	Wymiar rysunku:	Rev.